


LEGENDA

- Inst. kanalizacji
- Inst. wodociągowa
- Inst. CWU
- Instalacja gazu
- Grzejniki CO

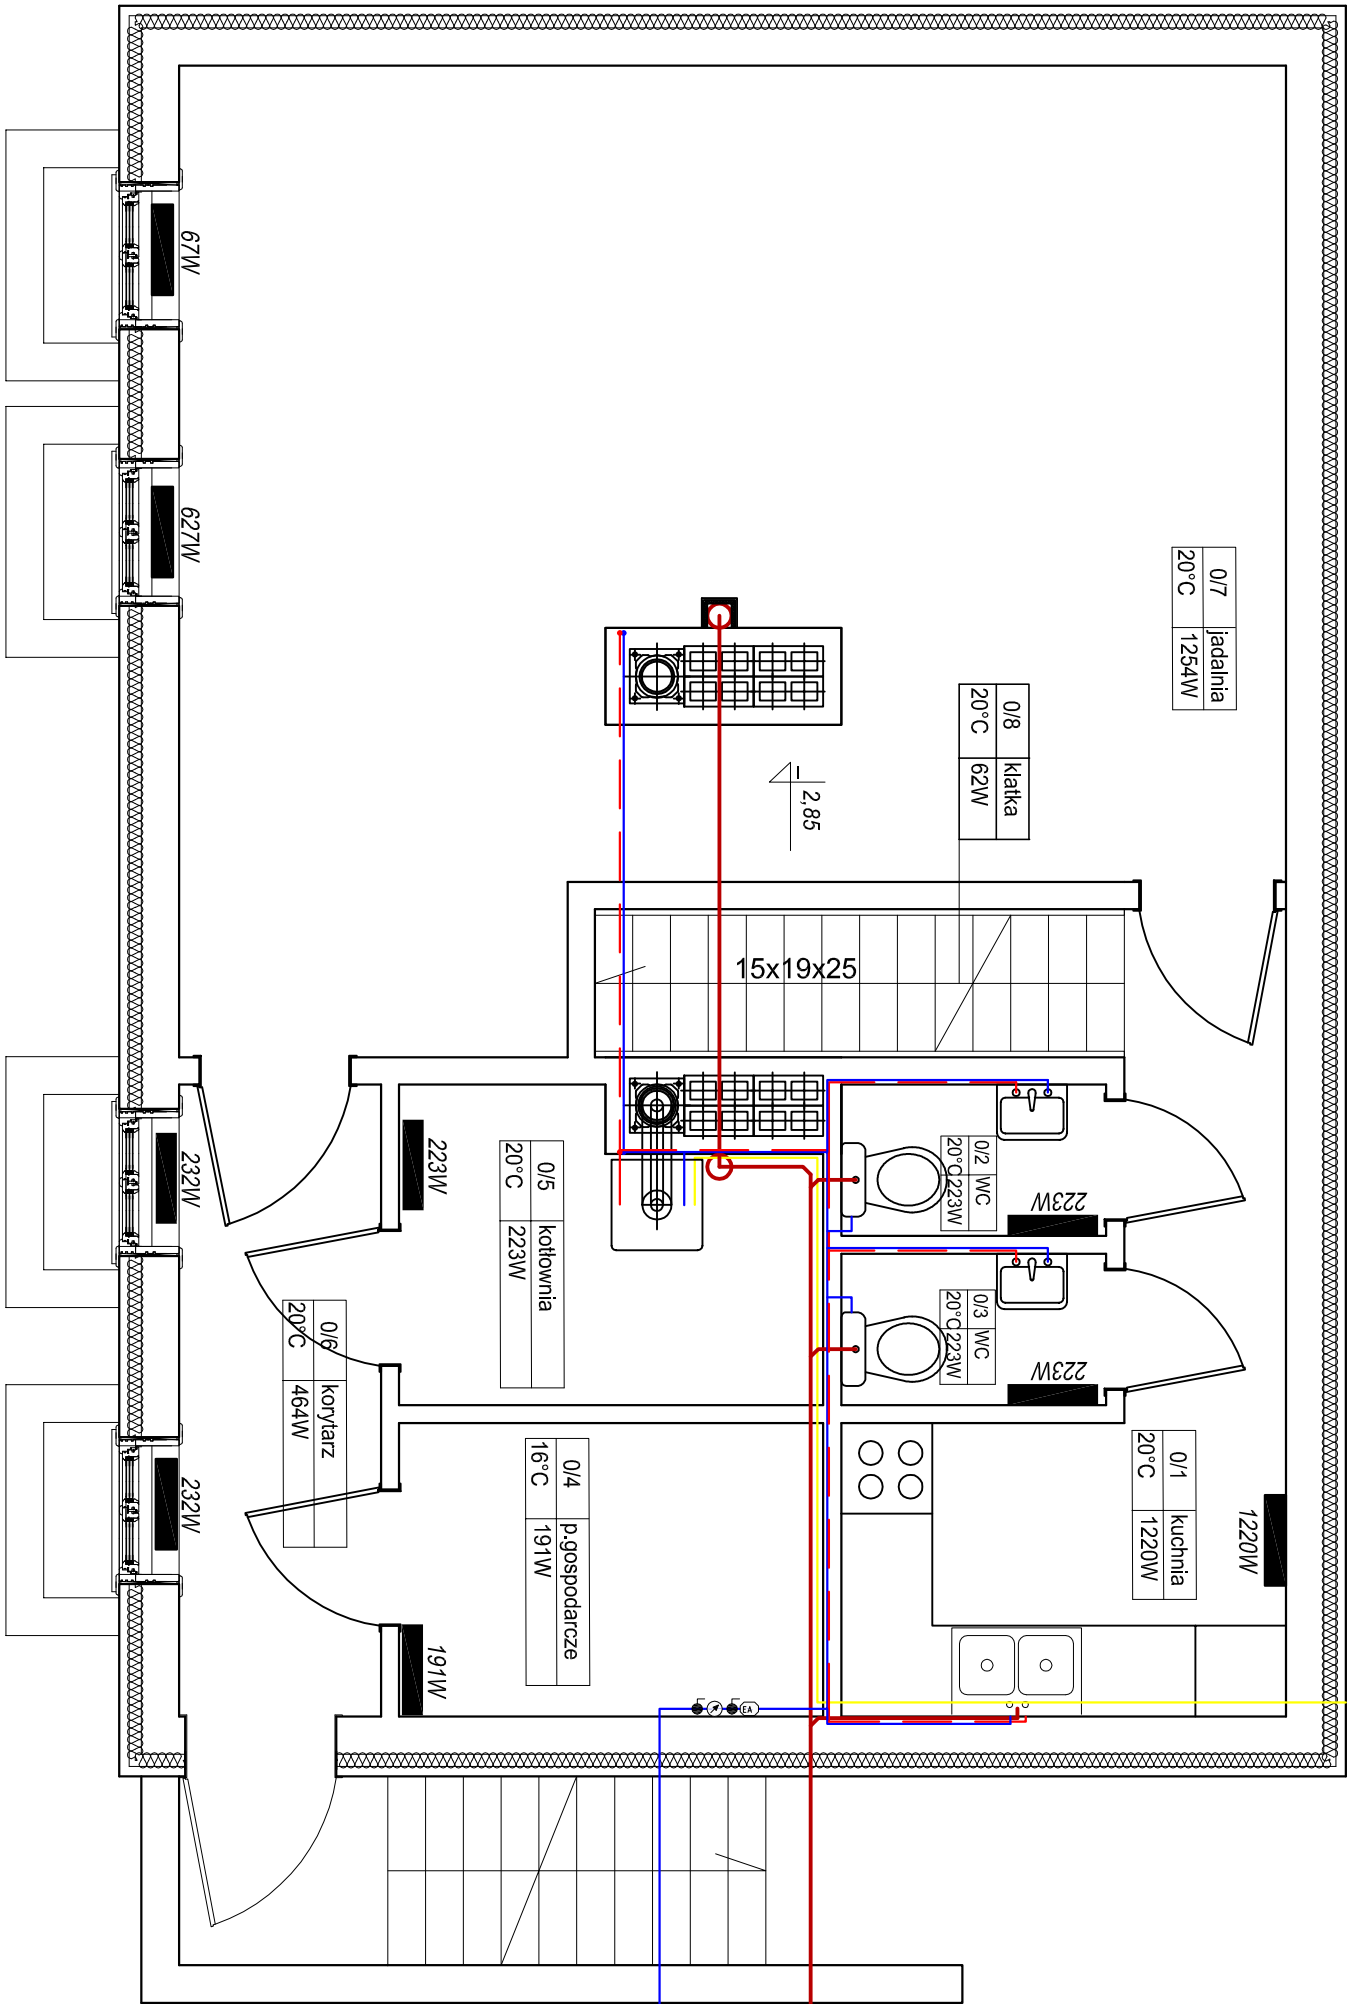

NAZWA I ADRES OBJEKTU BUDOWLANEGO		Drewniany, jednorodzinny budynek mieszkalny jako eksponat Muzeum Rolnictwa im. ks. Krzysztofa Kluka w Ciechanowcu pod nazwą "Drewniany, wiejski dom z Nierzy- Skłodów", 18-230 Ciechanowiec, ul. Pałacowa 5, Działka nr geod. 1753/2	NR RIS IS-3
TYTUŁ RYSUNKU	PROJEKT TECHNICZNY RZUT PIWNICY-INSTALACJE	SKALA 1:50	
PROJEKTANCI:		30 września 2020	
INST. SANIT.	Inż. Jacek Filipczak upr. nr MAZ/0202/PWOS/11		