


ROZWINIĘCIE INSTALACJI  
PRZECIWOŻAROWEJ SKALA 1:50

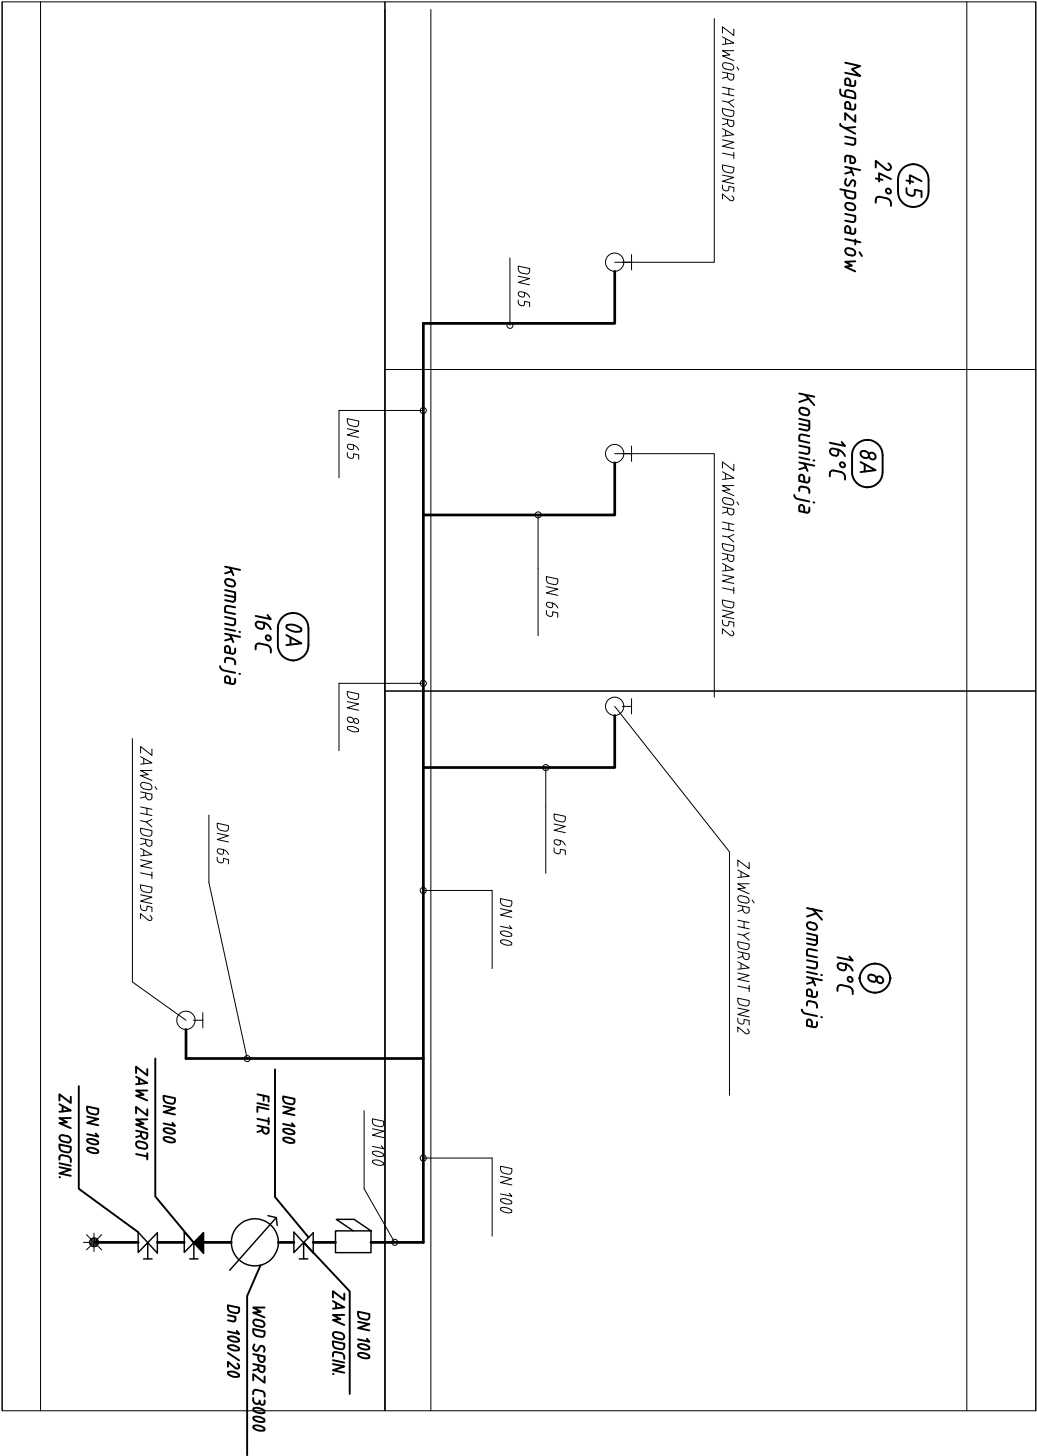

15-688 Białystok, ul. Przędzalniana 8, tel: 516-141-800, e-mail:climatech@biatech.pl		PROJEKT WYKONAWCZY INSTALACJI WEWNĘTRZNYCH I ZEWNĘTRZNYCH		WOD-KAN, P.POŻ., DESZCZÓWKA W CENTRALNYM MAGAZYNIE ZBIORÓW		Z ZAPLECZEM TECHNICZNYM MUZEUM ROLNICTWA IM. KS. KRZYSZTOFA		KLUKA W CIECHANOWCU NR EW. GR. 528/3		ADRES		MUZEUM ROLNICTWA IM. KS. KRZYSZTOFA KLUKA		IMIE I NAZWISKO		mgr inż. Sławomir Hankowski		mgr inż. Andrzej Falkowski		WSPÓŁPRACA		Marzena Niewińska		SPRAWDZIK		mgr inż. Andrzej Falkowski		NR PROJEKTU		BRANŻA		INSTALACJE		P.W.		STADIUM		SKALA		1:50		RYS.		NR. 56		TYTUŁ		RZUT INSTALACJI P.POŻAROWEJ		RYSUNKU		NINIEJSZY PROJEKT CHRONIONY JEST PRAWEM AUTORSKIM, RYSUNEK ANI ŻADEN JEGO FRAGMENT NIE MOGĄ BYĆ		REPRODUKOWANE, POWIELANE LUB WYKORZYSTYWANE DO INNYCH CELÓW BEZ PISEMNEJ ZGODY AUTORÓW.	
--	--	---	--	--	--	---	--	--------------------------------------	--	-------	--	---	--	-----------------	--	-----------------------------	--	----------------------------	--	------------	--	-------------------	--	-----------	--	----------------------------	--	-------------	--	--------	--	------------	--	------	--	---------	--	-------	--	------	--	------	--	--------	--	-------	--	-----------------------------	--	---------	--	---	--	---	--